


**Zarząd Powiatu
Człuchowskiego
al. Wojska Polskiego 1
77-300 Człuchów**

Załącznik nr. 1 ark. 1/1
DO DECYZJI 18.1934.174.225.MG
z dnia 29 sierpnia 2025 r.

Przewodniczący Zarządu
mgr inż. Aleksander Gappa

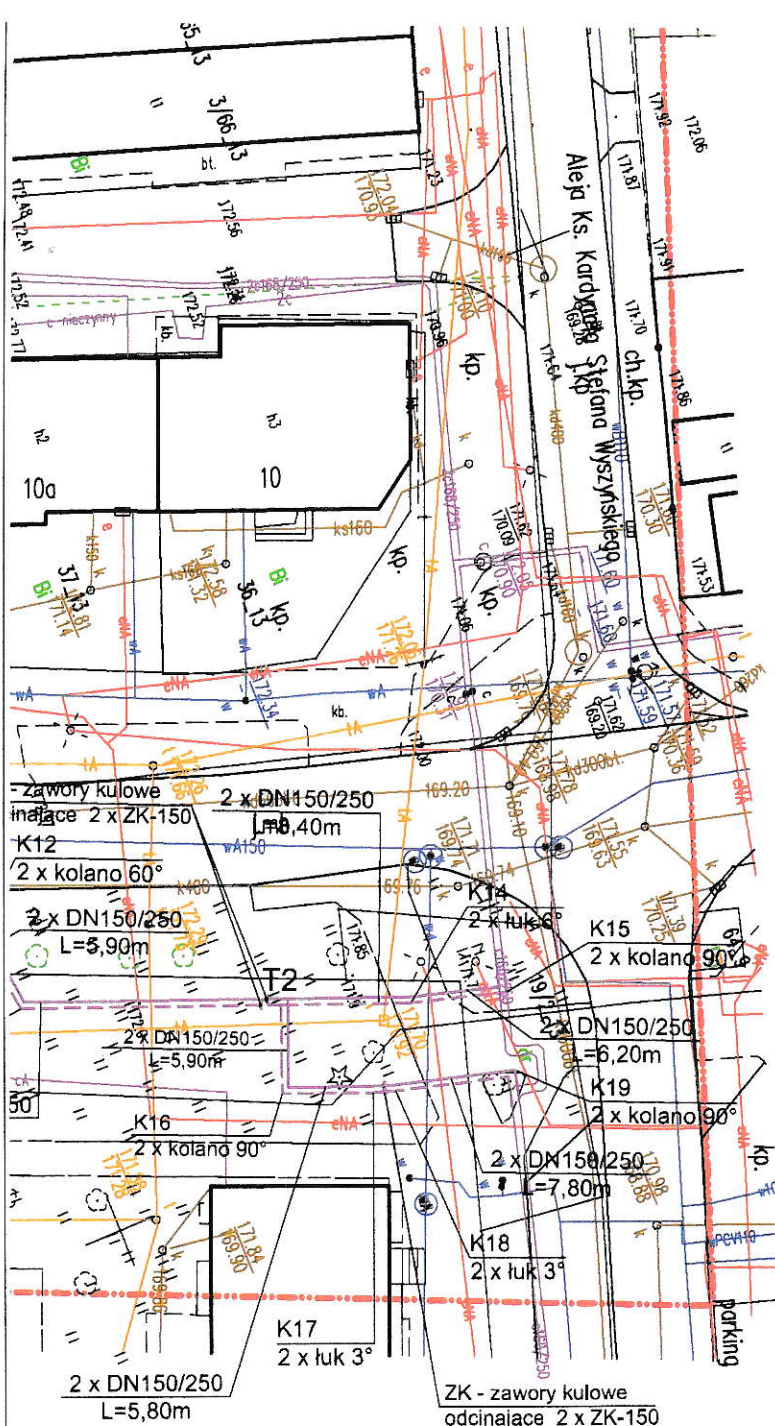

LEGENDA:

== PROJEKTOWANA SIEĆ CIEPŁOWNICZA

ŚĆ Z ORYGINAŁEM MAPY
I W ZAKRESIE SYMBOLI,
I ORAZ SKALI

Zakład Projektowania i Nadzoru Kusek Aleksander
Os. Wazów 7/16 77-300 Człuchów

Temat:	Plan zagospodarowania terenu - sieć ciepłownicza 77-300 Człuchów, ul. Średnia	P.B.
Inwestor:	Przedsiębiorstwo Komunalne Sp. z o.o. ul. Sobieskiego 11, 77-300 Człuchów	Data: lipiec 2025 r.
Projektant:	Aleksander Kusek upr. AN-8346/163/85	Podpis: [Signature] Skala: 1:500
Sprawdzający:	Łojewski Zbigniew upr. POM/0045/PWOS/12	Podpis: [Signature] Nr rys. 1