

PLAN ZAGOSPODAROWANIA TERENU
- SIEĆ CIEPŁOWNICZA


SKALA 1:500

Wyodrębnienie: pomorskie
Powiat: człuchowski
Jednostka ewidencyjna: [220301_1]
Obręb ewidencyjny: [0002]

Mapa sytuacyjno-wysokościowa
do celów projektowych
Skala 1:500

Gmina: Człuchów – Miasto
Obręb: 64
Dziśka: 31/2, 24/3 i inne
arkusz mapy: 6.203.15.04.4.3; 04.4.4; 09.2.1
układ współrzędnych geodezyjnych: PL-2000
układ wysokościowy: PL-ETRF2007-NH
Mapa uaktualniona na dzień: 24.03.2026
Nr zlecenia: 67/2026 KERG: GAK.6640.297.2026
Granice nieruchomości: działki nr31/4, 24/3 i inne
zostały przyjęte z Ewidencji Gmin i Budynków.
Nie dokonano ustalenia przebiegu granic nieruchomości.
Mapa została wykonana bez ustalenia odczytów
służebności gruntowni.
Nie wykonano się sfinansowania w terenie urządzeń podziemnych
do których brak było informacji branżowych i nie zostały
odnotowane w czasie inwentury geodezyjnej.
GEOCENTR Spółka z o. o. w Człuchowie
Wykonawca:

Oświadczam, że uzyskano pozytywny wynik weryfikacji prac geodezyjnych
zarejestrowanych w PODGK w Człuchowie pod nr ID.6640.297.2026
co potwierdza protokół nr 6640.297.2026_64785 z dnia 30.03.2026r
Geoцентр Sp. z o.o.
Kierownik prac geodezyjnych: Mirosław Gajdowski, upr. Nr 7914/90
Jestem świadomy odpowiedzialności karnej za złożenie fałszywego oświadczenia.

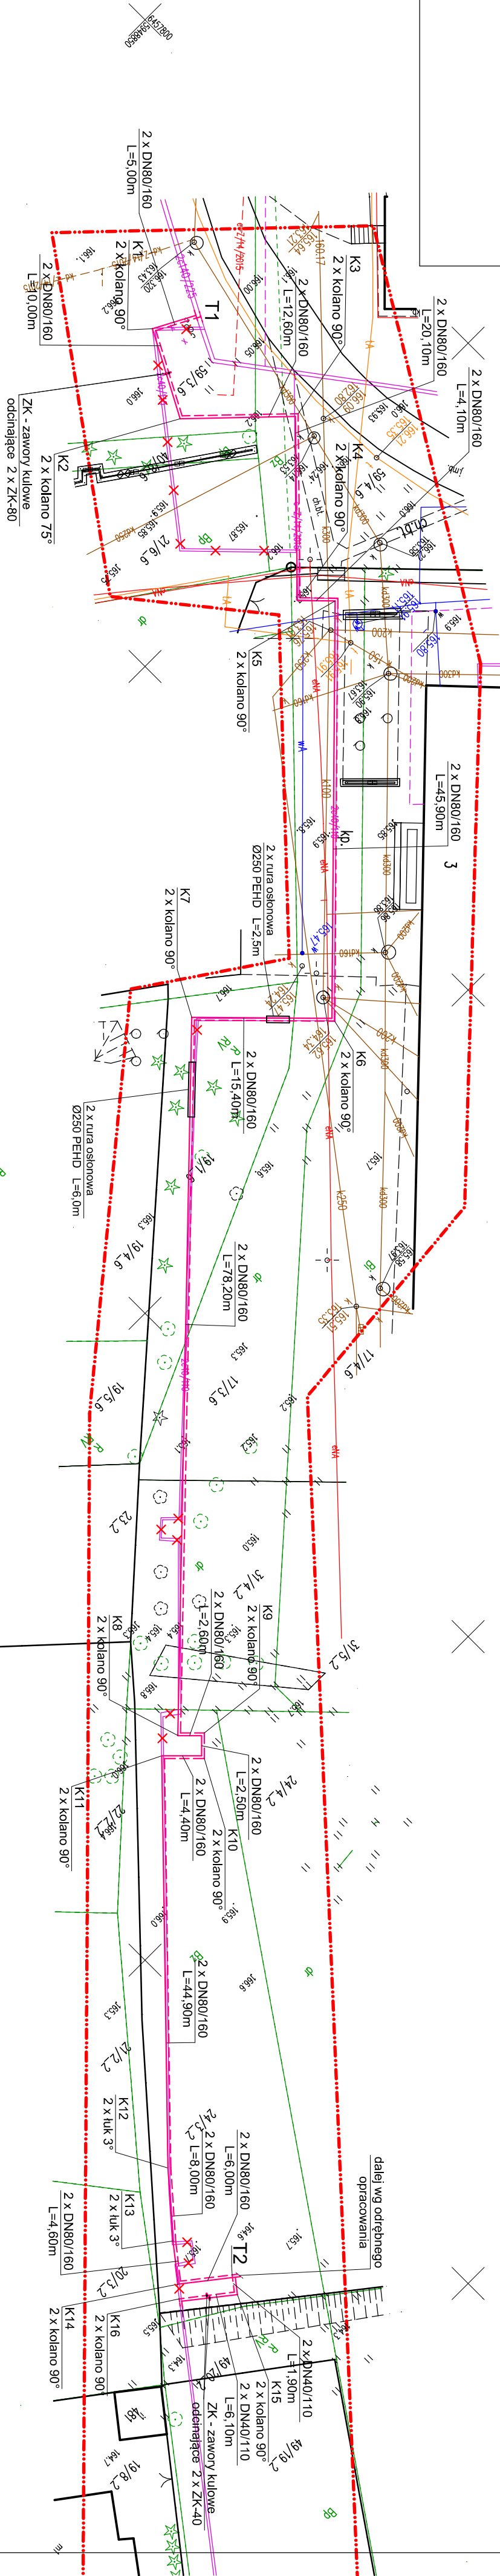

LEGENDA:
--- PROJEKTOWANA SIEĆ CIEPŁOWNICZA
--- ISTNIEJĄCA SIEĆ CIEPŁOWNICZA DO LIKWIDACJI

Zakład Projektowania i Nadzoru Kusek Aleksander	
Os. Wazów 77/16 77-300 Człuchów	
Forma: Plan zagospodarowania terenu - sieć ciepłownicza wraz z	P.B.
przebiegiem do projektowanych odrębnych opracowań	
77-300 Człuchów, ul. Szkolna - Kasztanowa	P.B.
Przedsiębiorstwo Komunalne Sp. z o.o.	
ul. Sobieskiego 11, 77-300 Człuchów	Skala
Projektant: Aleksander Kusek upr. AN-8346/16385	
Wykonawca: Lojewski Zbigniew upr. POM/0045/PWOS/12	N. rys.
1	